


# PLAN INSTALACJI ELEKTRYCZNYCH w OBIEKTACH 2, 3, 4, 5

1:50

OCHRONA OD PORAŻEŃ  
SAMOCZYNNIE SZYBKE WYŁĄCZENIE  
W UKŁADZIE TN-C-S

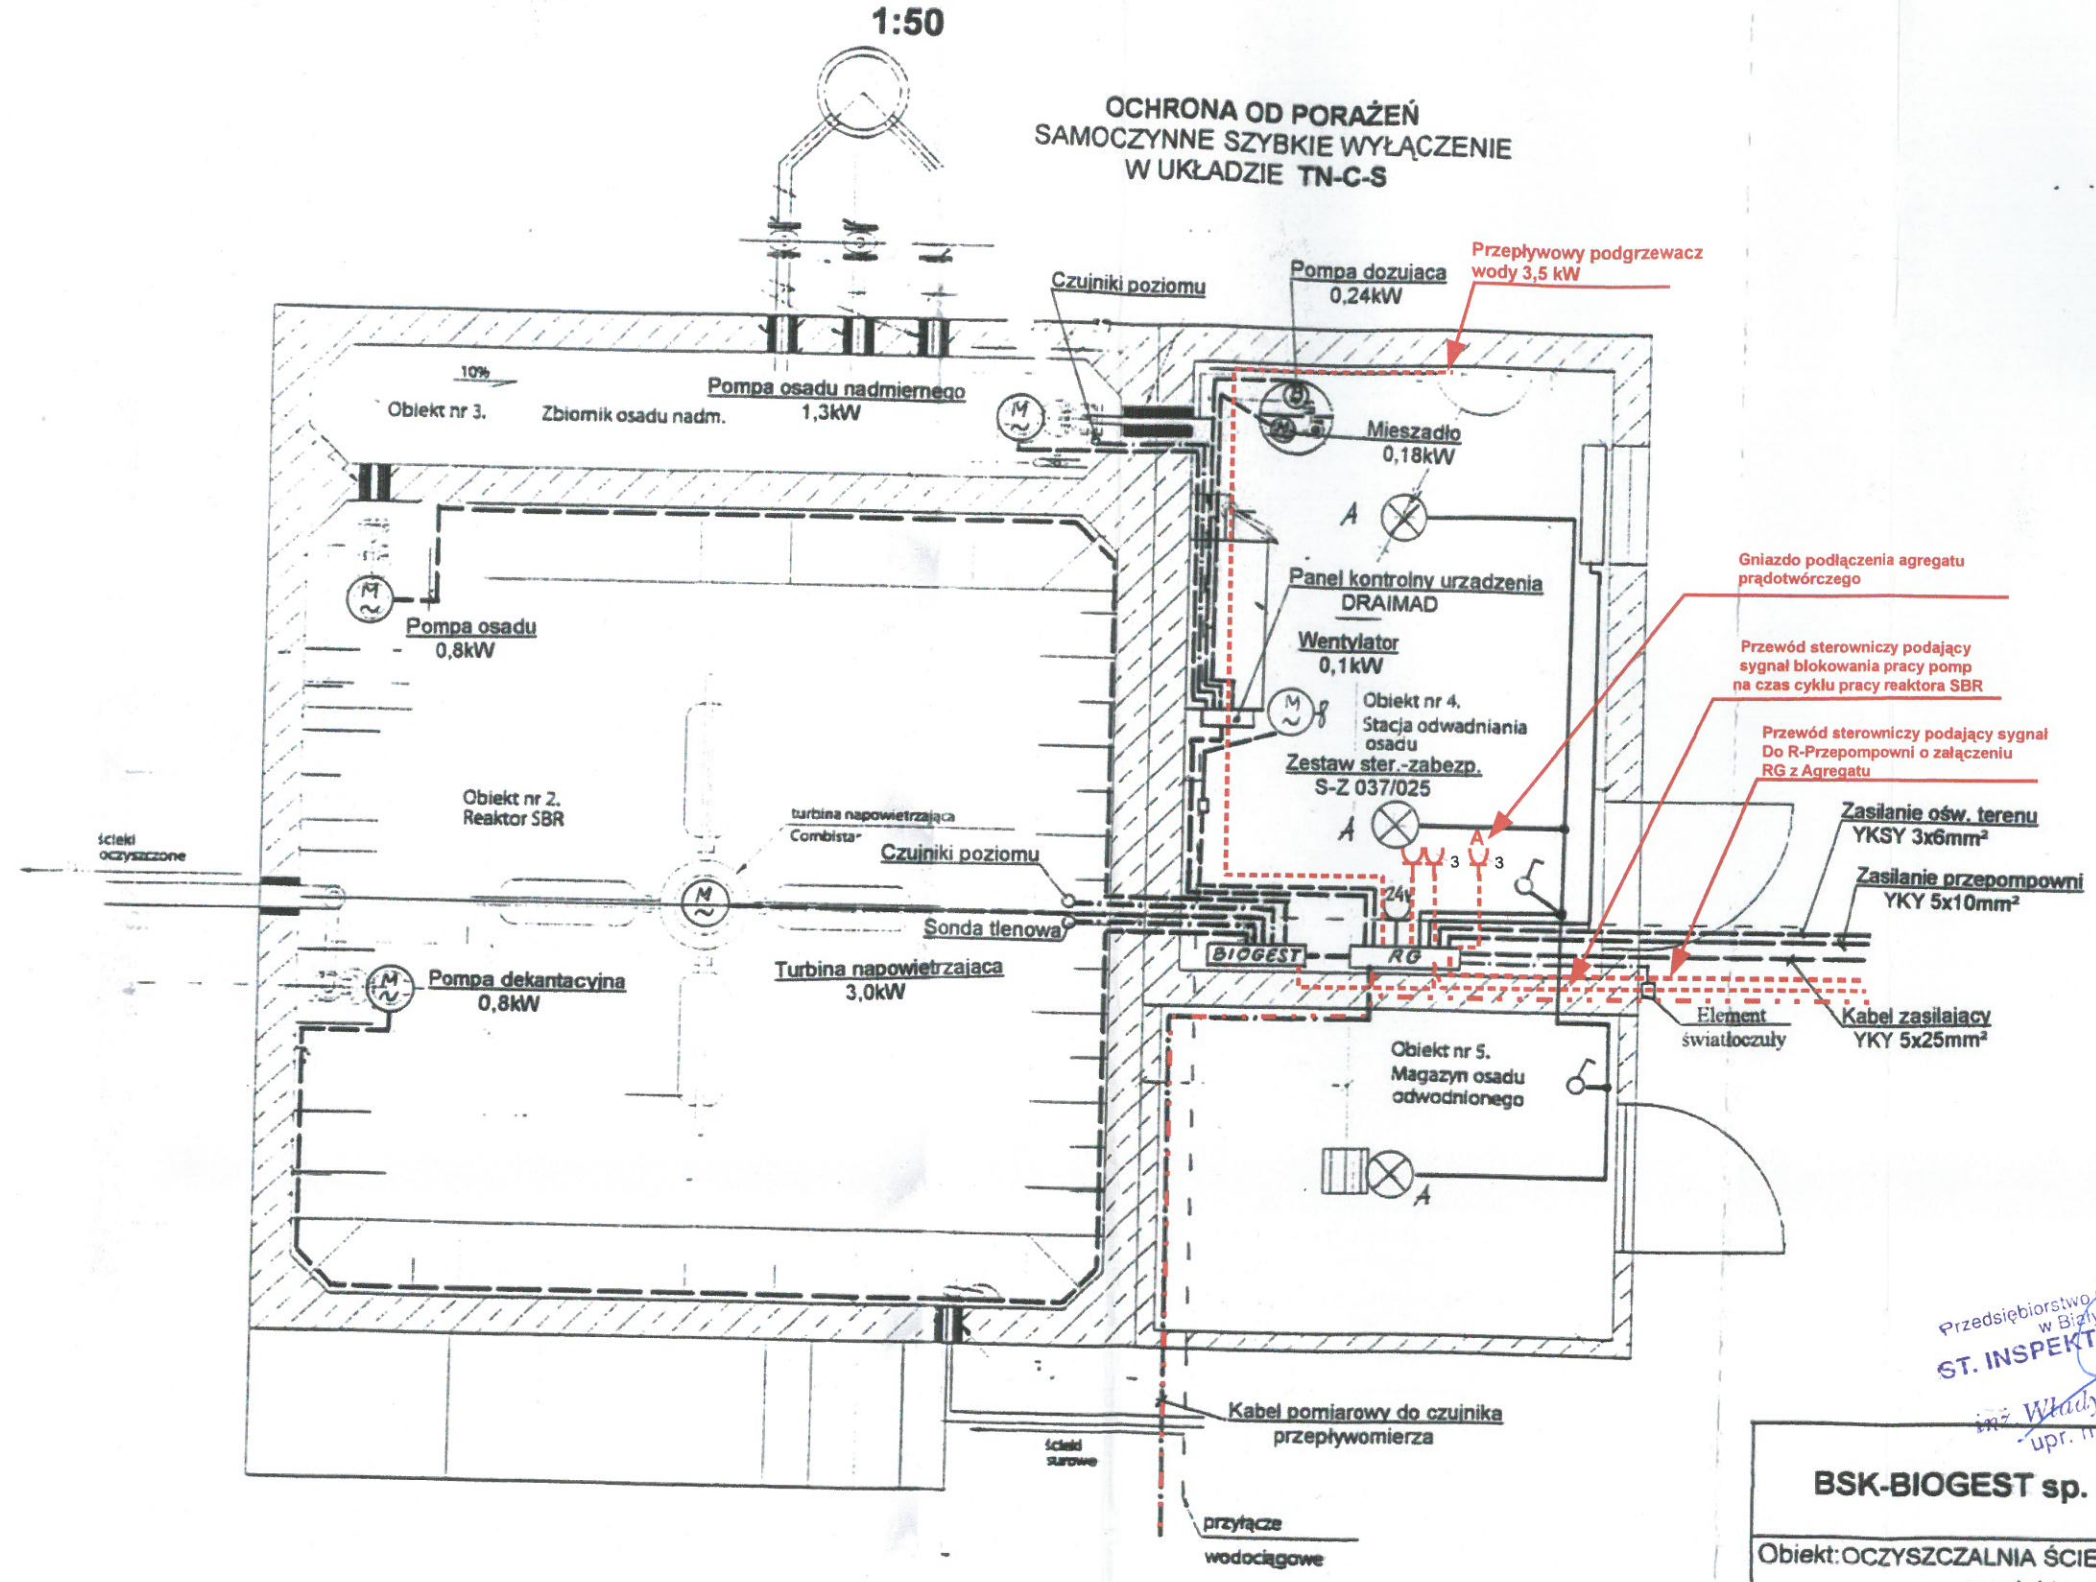

A – oprawa typu ZOP100 srugoodporna do zawieszania

**DOKUMENTACJA  
POWYKONAWCZA**

Przedsiębiorstwo Obsługi  
w Biadym Stoku  
**ST. INSPEKTOR NA**  
inż. Władysław Kozłowski  
upr. nr. BU/10377

<b>BSK-BIOGEST sp. z o.o.</b>		
Objekt: OCZYSZCZALNIA ŚCIEKÓW w OSTROŻANACH - cz elektryczna		
Inwestor: Zespół Szkół Rolniczych w Ostrożanach		
Projektant: inż. Leonard Onufryjuk BI 323/74, BI 186/89	02.05.2007 upr. proj. i kier. bud. w spec. dziedzinie zarz. elektr. nr BI 323/74 i BI 186/89	Skala 1:50
Sprawdzający: inż. Cezary Żukowski BI 500/74, BI 137/89	inż. Cezary Żukowski upr. proj. i kier. bud. w spec. dziedzinie zarz. elektr. nr BI 500/74 i BI 137/89	Rys. nr. 3/9